



GRUNDRISS

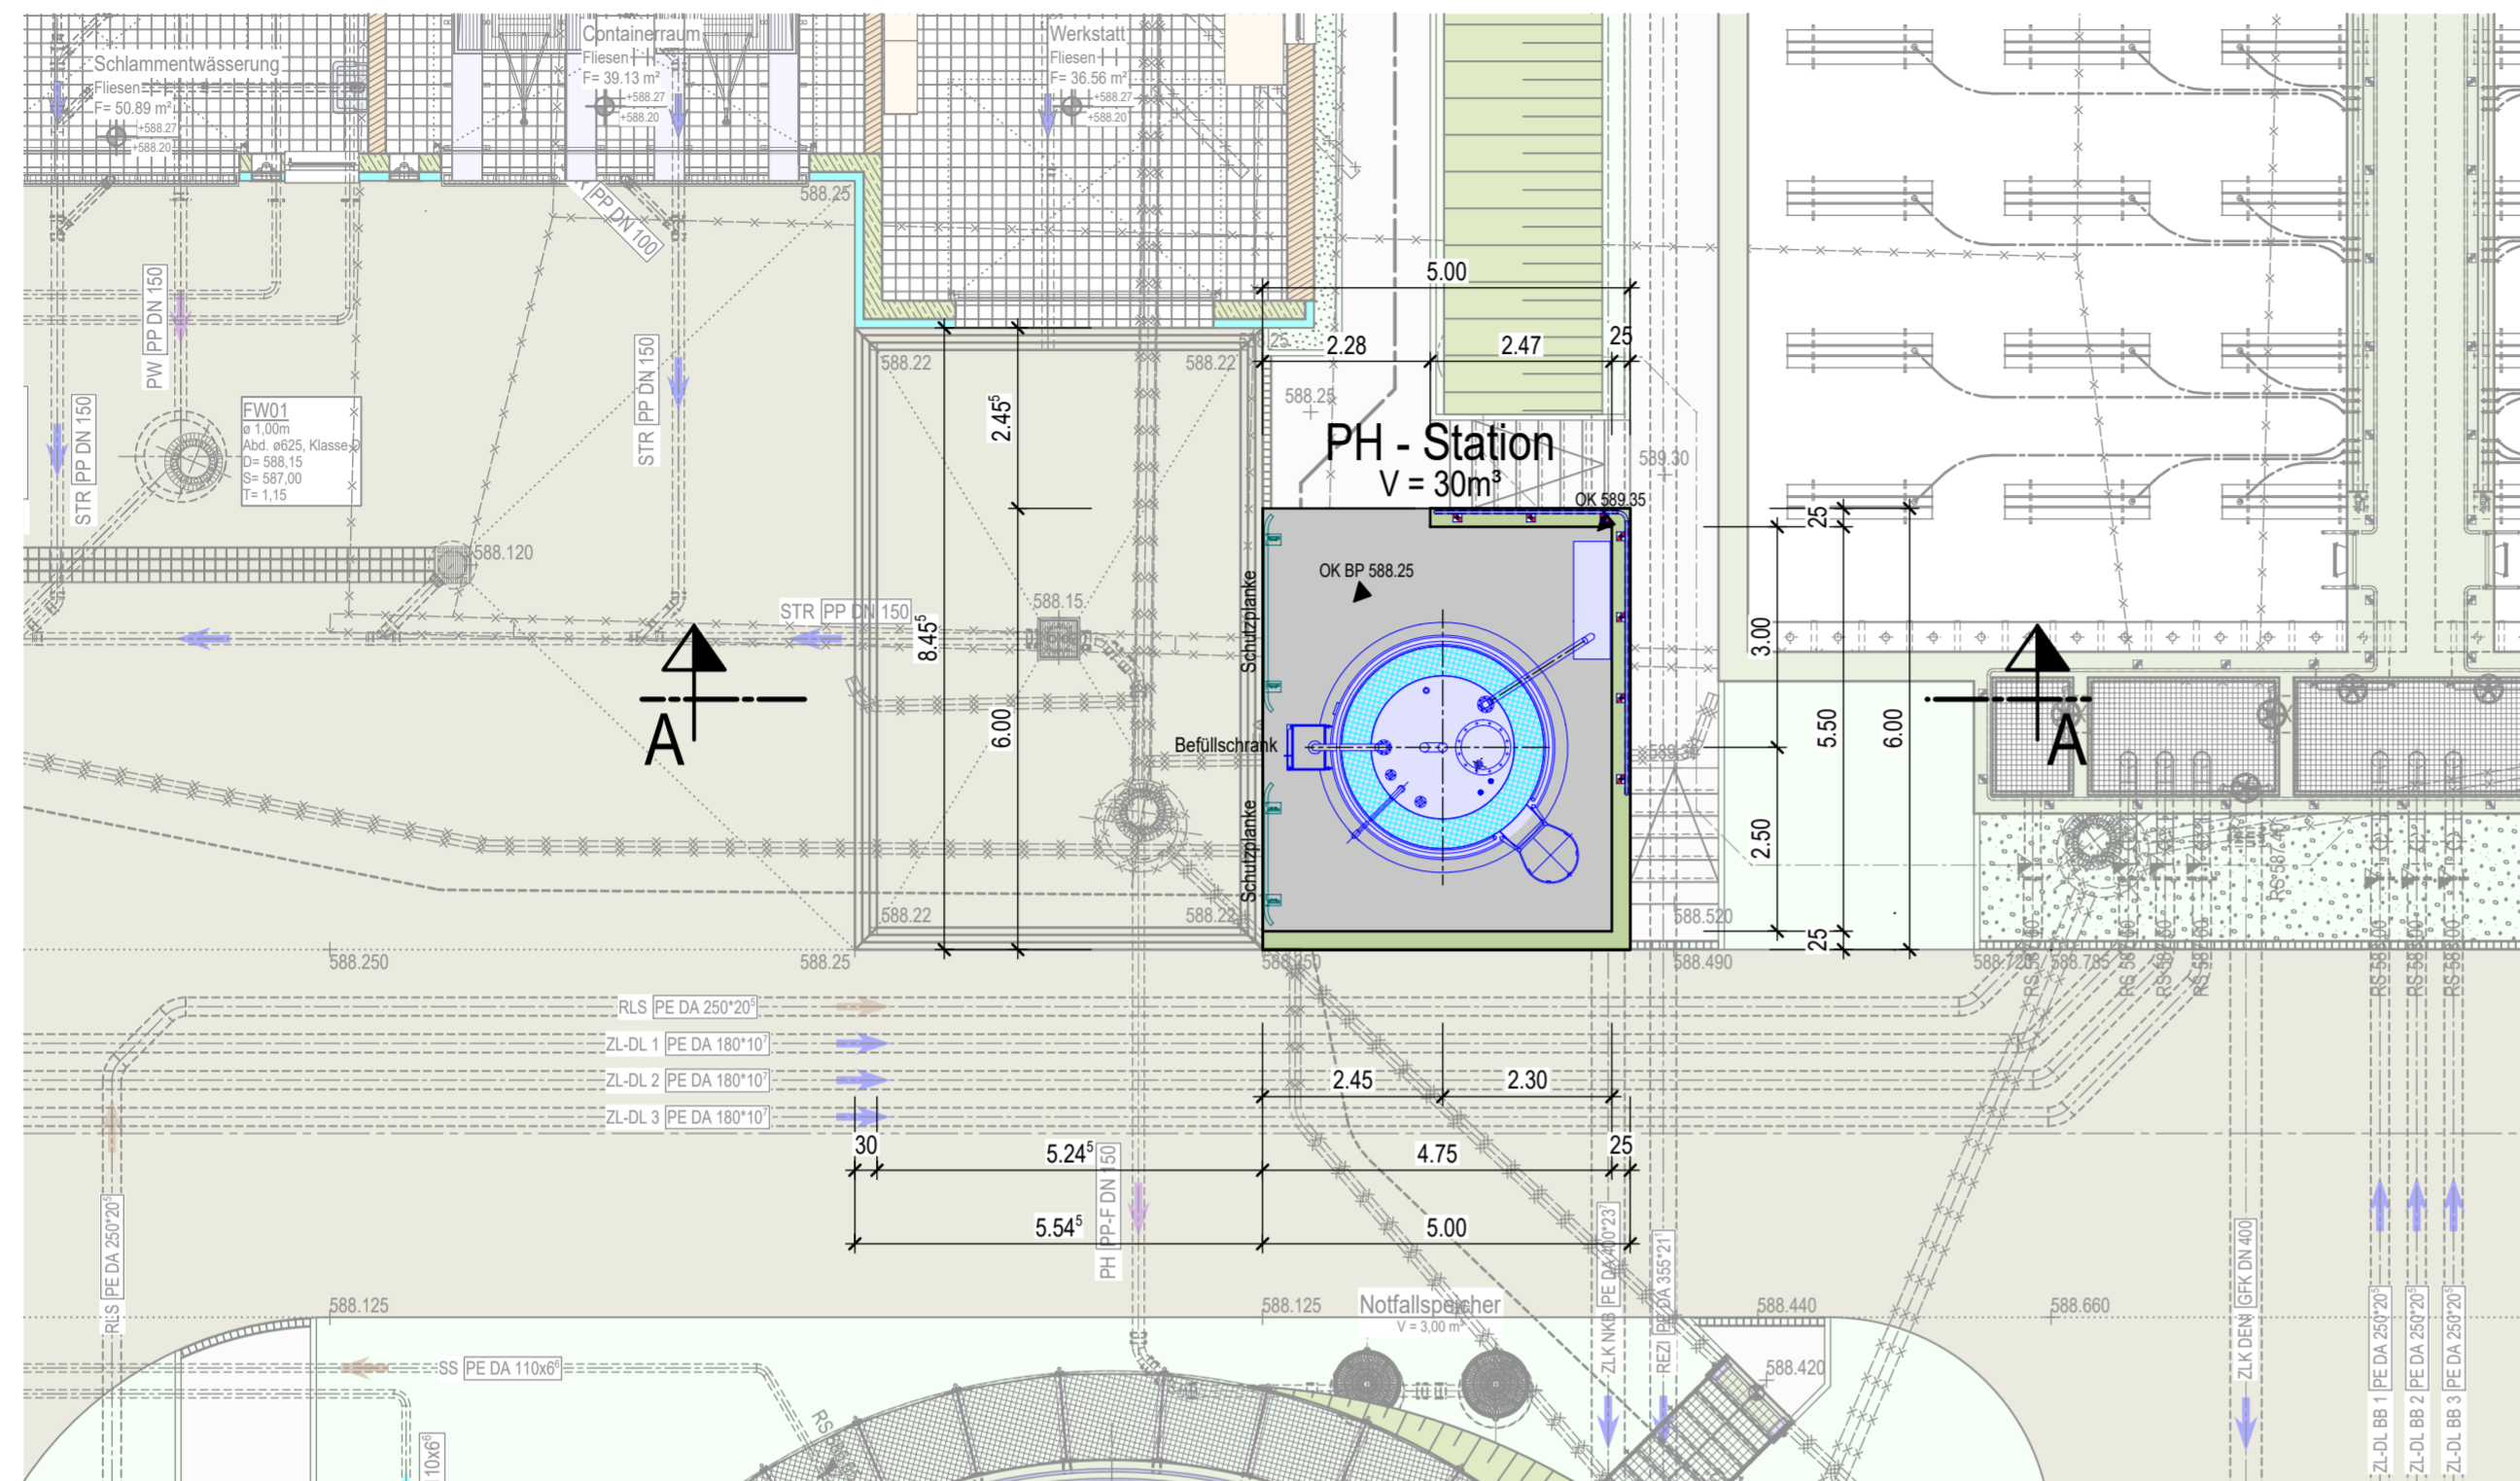

SCHNITT A-A

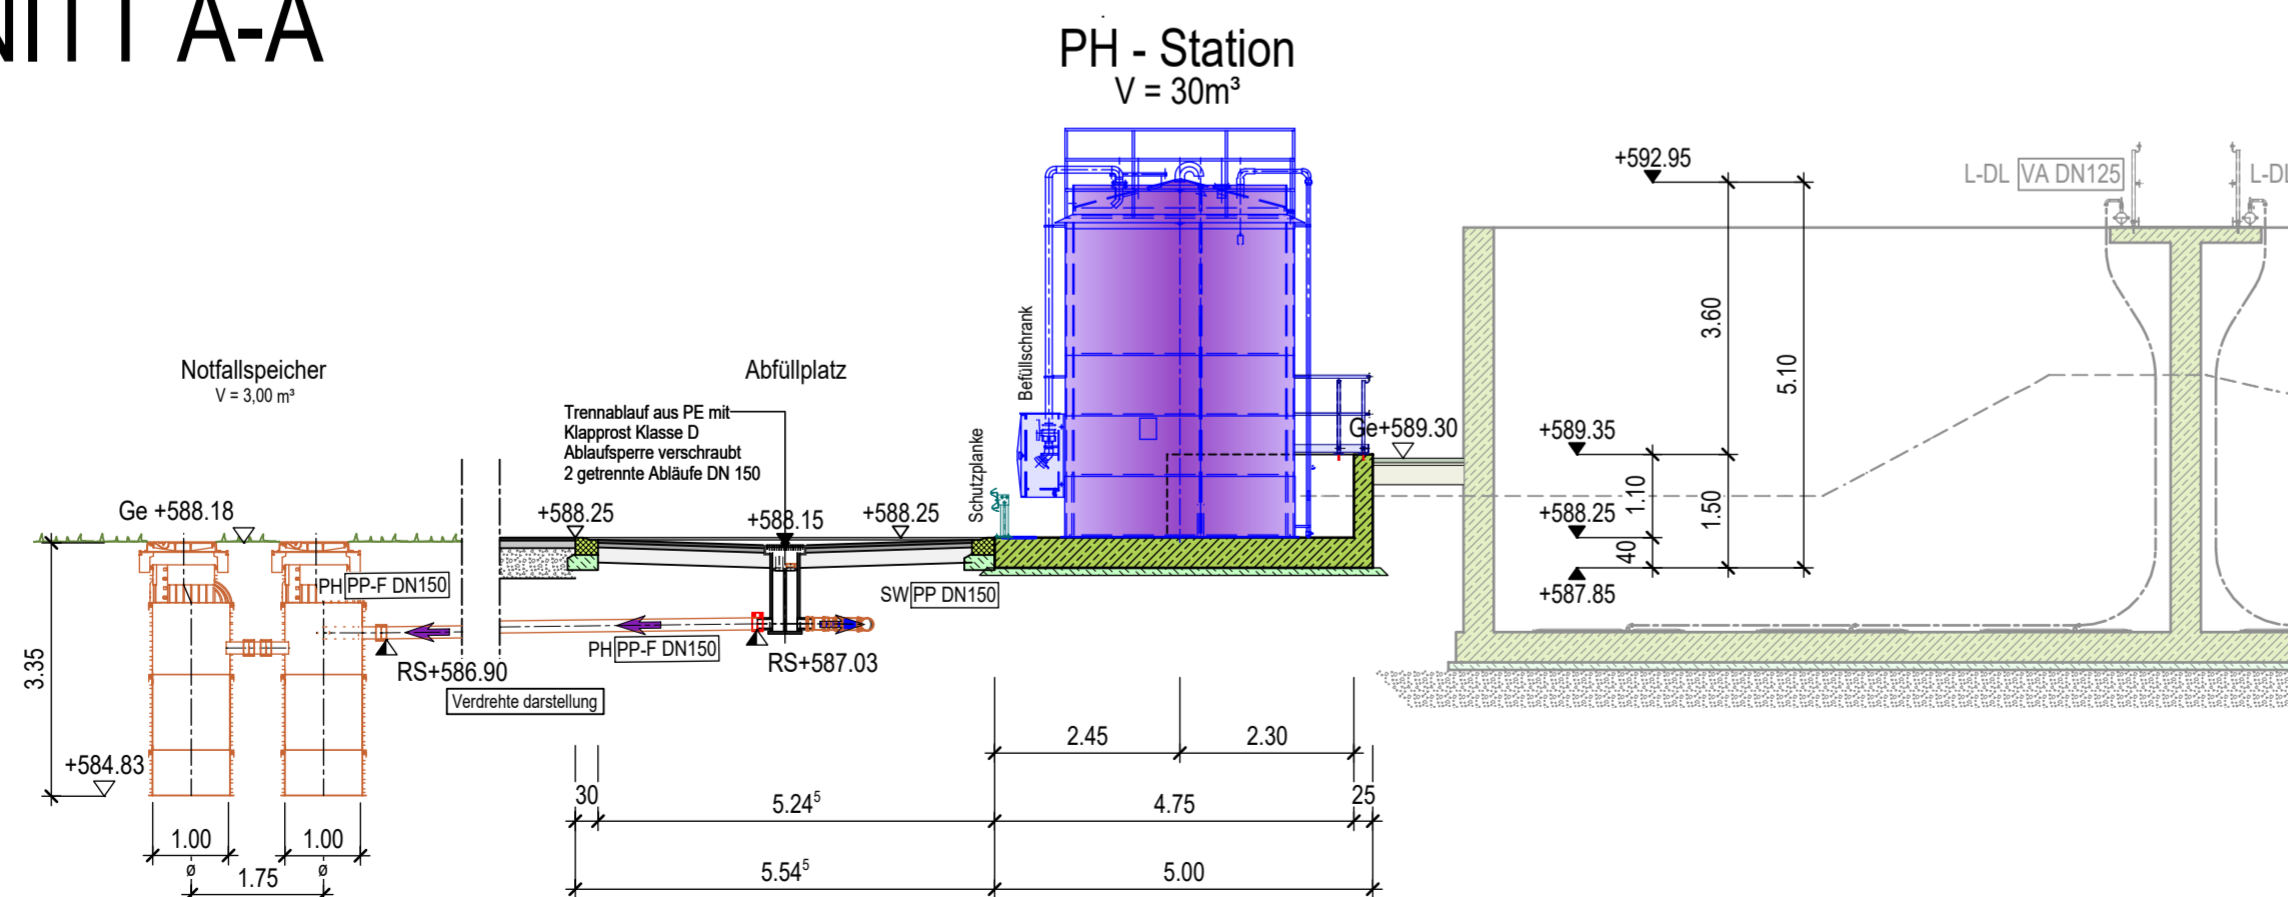

Planname P-Fällung - Grundriss und Schnitt		
Plannummer 42	Leistungsphase Entwurfsplanung	Index
Gemeinde Kirchdorf im Wald Generalsanierung der Kläranlage Kirchdorf - Eppenschlag Beilagennummer: 15		
Bauteil	PH-Station	
Leistungsphase	Entwurfsplanung	
Planart	Grundrisse und Schnitte	Maßstab 1:100 Format DIN A2
Hauptplaner	DÜNSTER • AIGNER • KOLLEGEN Ingenieurplanungsgruppe GmbH Tel. 089/552264-0 Fax. 089/552264-29 Christoph-Rapparini-Bogen 27/EG 80639 MÜNCHEN	Freigabe 14.06.2022
Auftraggeber	Gemeinde Kirchdorf im Wald 1. Bürgermeister Marienbergstraße 3 94261 Kirchdorf im Wald	Gez. M. Lerner Datum Ges.