




Schnitt A

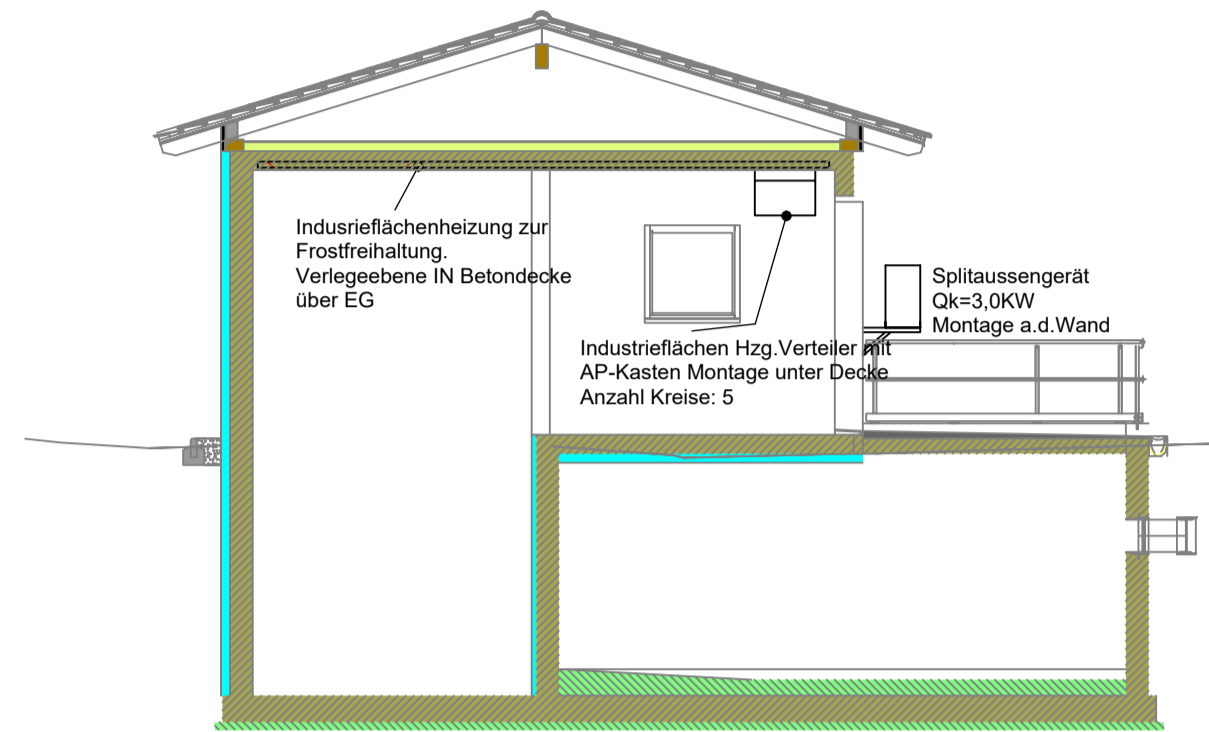


Schnitt B

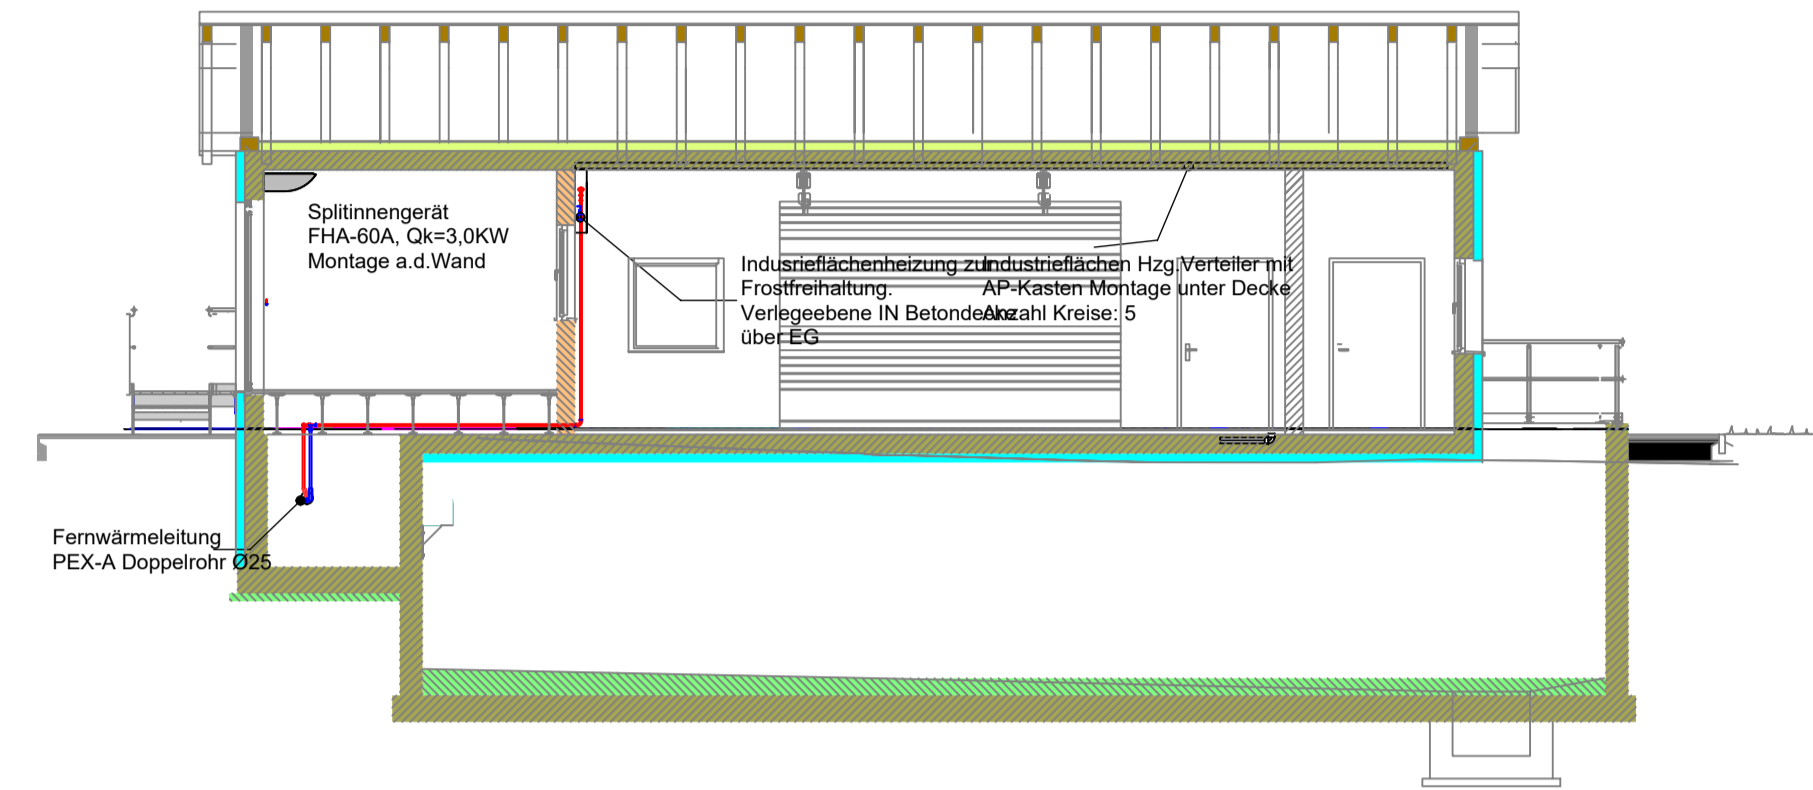


Grundriss KG

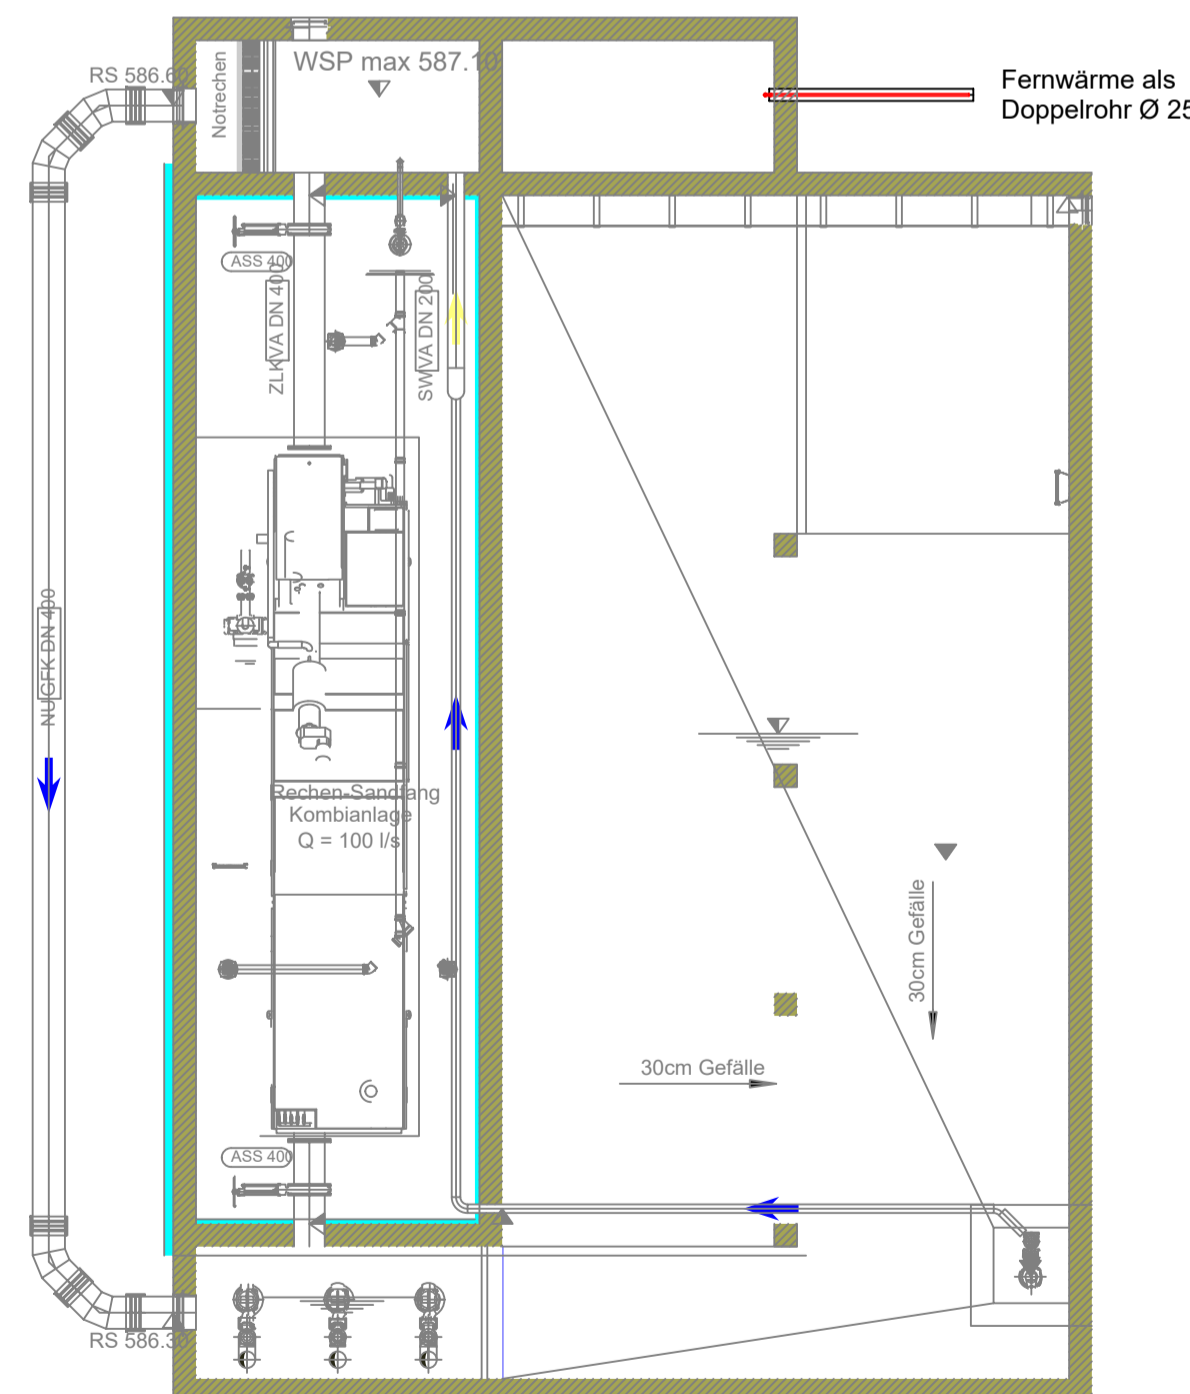

Grundriss EG

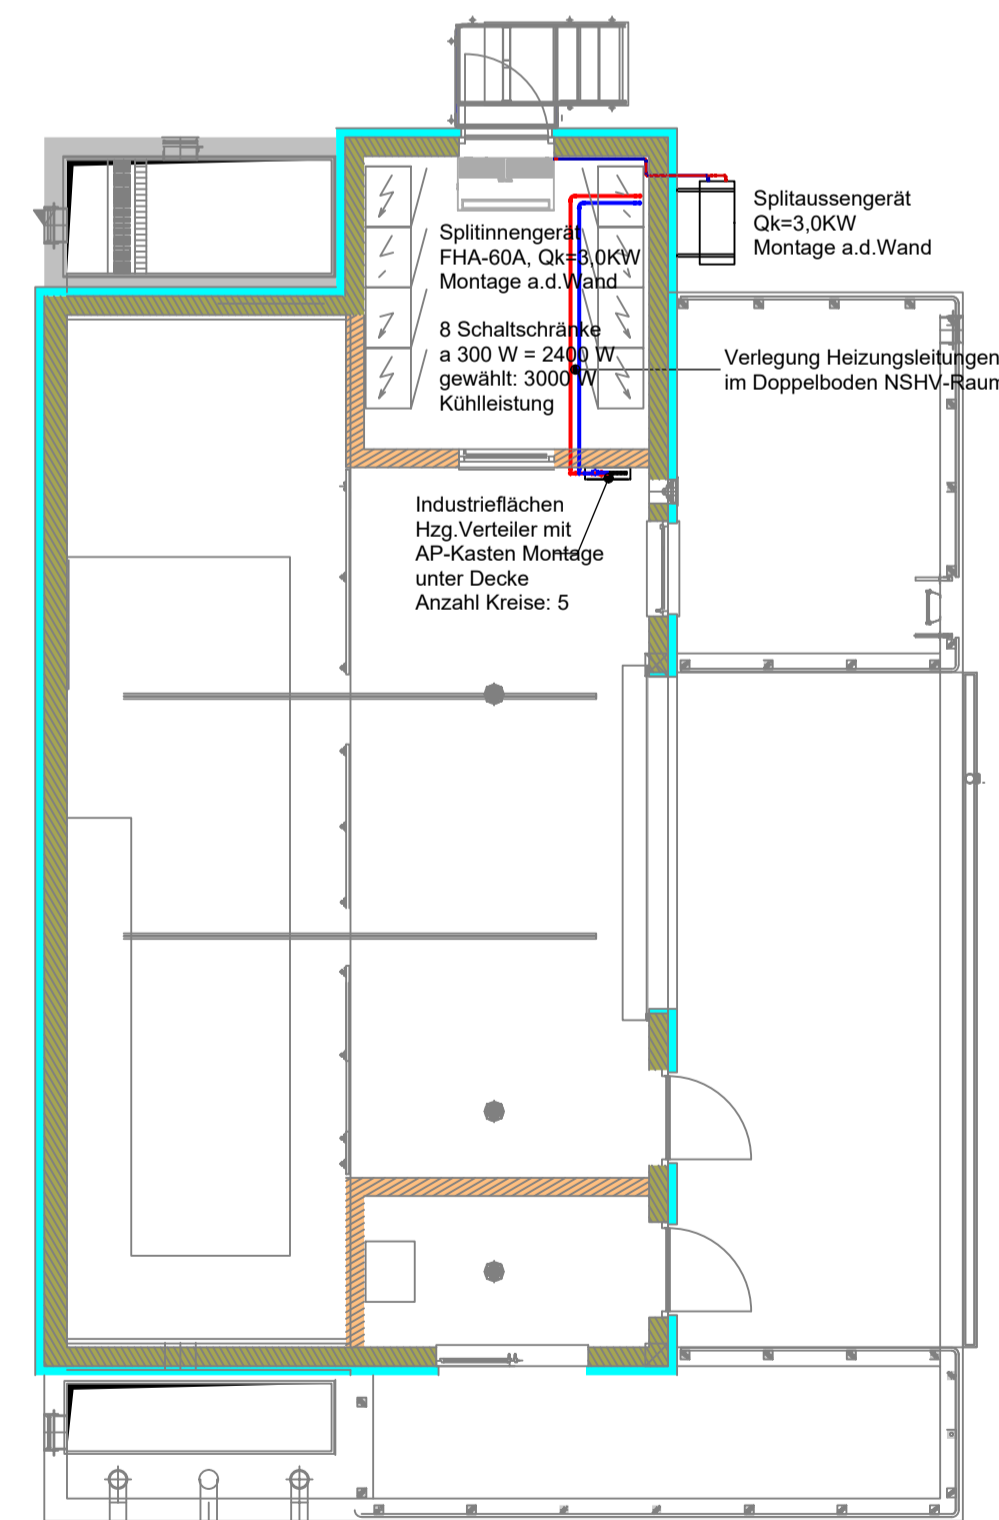

Grundriss EG Ind.FBH

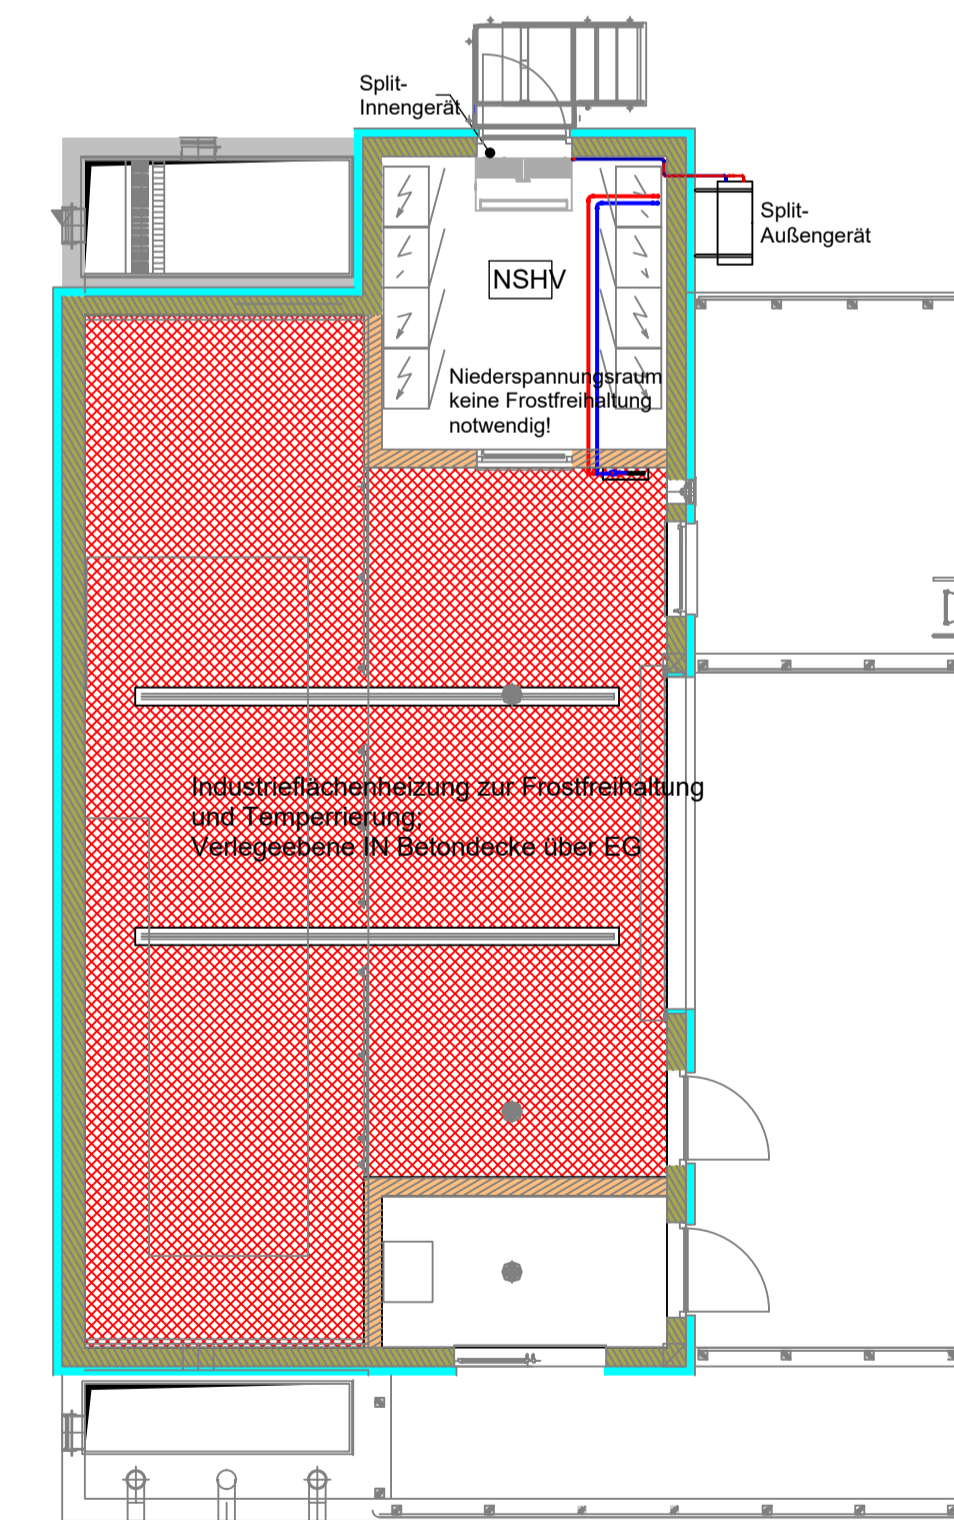

Planname RG/RÜB Grundrisse und Schnitte HLS		
Plannummer 50	Leistungsphase Entwurfsplanung	Index
<b>Gemeinde Kirchdorf im Wald</b> Generalsanierung der Kläranlage Kirchdorf - Eppenschlag Beilagennummer: <b>24</b>		
Bauteil	Rechengebäude mit RÜB	
Leistungsphase	Entwurfsplanung	
Planart	Grundrisse und Schnitte HLS	Maßstab 1:100 Format DIN A1
Hauptplaner	<b>DÜNSER • AIGNER • KOLLEGEN</b> Ingenieurplanungsgruppe GmbH Tel. 089/552264-0 Fax. 089/552264-29 Christoph-Rappaport-Bogen 27/EG 80639 MÜNCHEN	
Auftraggeber	Gemeinde Kirchdorf im Wald 1. Bürgermeister Marienbergstraße 3 94261 Kirchdorf im Wald	Freigabe 14.06.2022 Gez. Fritz-Etterer